

EXAUSTOR CENTRIFUGO COM GANINETE METALICO		
EX-6	VAZAO DE AR PRESSAO ESTATICA EXTERNA PRESSAO SONORA PESO POTENCIA ABSORVIDA TENSÃO MODELO DE REFERENCIA FABRICANTE NOTA1: ACIONAMENTO POR MEIO DO INTERRUPTOR DE LUZ E DESLIGAMENTO POR MEIO DE TIMER OBS.1- DEVERAO SER FORNECIDO COM GABINETE DE CHAPA GALVANIZADA E PROVIDOS DE CAIXA DE BORNES REMOTA IP55	1123m3/h 320PA 68dBA 33Kg 769W/6,35A 220V/1F/60Hz CAB315 SOLER & PALAU
ITEM	ESPECIFICAÇÃO	QTDE.
10	GRELHA TROX MODELO AT AG 225x225 C/PLENUM	06
11	GRELHA TROX MODELO AT AG 225x125 C/PLENUM	01
12	PONTO DE FORÇA PARA 769W/220V/1F/60Hz+T	02
13	VENEZIANA MODELO AGST 425x325 INSTALADA 0,30m DO PISO	02
14	VENEZIANA TROX MODELO AWK 497x497 C/PLENUM	03

UNIDADE EVAPORADORA VRF PISO DUTO 100% AR EXTERNO		
E17/C17	CIT. VAZÃO DE AR FILTRO DE AR POTENCIA ABSORVIDA PRESSÃO ESTATICA EXTERNA PESO EM OPERAÇÃO POSIÇÃO DE MONTAGEM MODELO DE REFERENCIA FABRICANTE DE REFERENCIA NOTA: TEMPERATURA DE ENTRADA TBS=32,2°C TBU=26,7°C	95500BTU/h 3148m3/h ABNT CLASSE G4 670W 25mmCA 142Kg HORIZONTAL M12-280FADHN1 MIDEA
EXAUSTOR CENTRIFUGO COM GANINETE METALICO		
EX-5	VAZAO DE AR PRESSAO ESTATICA EXTERNA PRESSAO SONORA PESO POTENCIA ABSORVIDA TENSÃO MODELO DE REFERENCIA FABRICANTE NOTA1: ACIONAMENTO POR MEIO DO INTERRUPTOR DE LUZ E DESLIGAMENTO POR MEIO DE TIMER OBS.1- DEVERAO SER FORNECIDO COM GABINETE DE CHAPA GALVANIZADA E PROVIDOS DE CAIXA DE BORNES REMOTA IP55	1290m3/h 280PA 68dBA 33Kg 769W/6,35A 220V/1F/60Hz CAB315 SOLER & PALAU

UNIDADE EVAPORADORA VRF CASSETTE 1 VIA 220V/1F/60Hz		
E2/C6 E3/C6 E5/C6	CAPACIDADE REFRIGERAÇÃO VAZÃO DE AR CONSUMO MODELO REFERÊNCIA FABRICANTE DE REFERÊNCIA NOTA: FORNECIDO COM KIT BOMBA DE CONDESANDO DE FÁBRICA.	9600BTU/h 573m3/h 41W M12-28Q1DHN1 MIDEA
UNIDADE EVAPORADORA VRF CASSETTE 4 VIAS 220V/1F/60Hz		
E3a/E14/C6 E16,E18/C6 E20/C6 E3/C7 E3a/E8/C7 E15/C7 E21/C7 E24,E26/C6	CAPACIDADE REFRIGERAÇÃO VAZÃO DE AR CONSUMO MODELO REFERÊNCIA FABRICANTE DE REFERÊNCIA NOTA: FORNECIDO COM KIT BOMBA DE CONDESANDO DE FÁBRICA.	12300BTU/h 982m3/h 60W M12-36Q4DHN1 MIDEA
E4/C6 E7,E9/C6 E15,E17/C6 E19,E21/C6 E1,E2/C7 E4,E9/C7 E10,E13/C7 E14,E22/C6 E23,E25/C6	CAPACIDADE REFRIGERAÇÃO VAZÃO DE AR CONSUMO MODELO REFERÊNCIA FABRICANTE DE REFERÊNCIA NOTA: FORNECIDO COM KIT BOMBA DE CONDESANDO DE FÁBRICA.	15400BTU/h 1029m3/h 71W M12-45Q4DHN1 MIDEA
E6/C6 E22/C6 E11/C7 E12/C7	CAPACIDADE REFRIGERAÇÃO VAZÃO DE AR CONSUMO MODELO REFERÊNCIA FABRICANTE DE REFERÊNCIA NOTA: FORNECIDO COM KIT BOMBA DE CONDESANDO DE FÁBRICA.	19100BTU/h 1029m3/h 71W M12-56Q4DHN1 MIDEA
E1/C6	CAPACIDADE REFRIGERAÇÃO VAZÃO DE AR CONSUMO MODELO REFERÊNCIA FABRICANTE DE REFERÊNCIA NOTA: FORNECIDO COM KIT BOMBA DE CONDESANDO DE FÁBRICA.	24200BTU/h 1200m3/h 94W M12-71Q4DHN1 MIDEA
ITEM ESPECIFICAÇÃO QTDE.		
1	PONTO DE DRENO A 0,05m ACIMA DO FORRO FALSO	00
2	PONTO DE FORÇA: 41W/220V/1F/60Hz	03
3	PONTO DE FORÇA: 60W/220V/1F/60Hz	23
4	PONTO DE FORÇA: 71W/220V/1F/60Hz	21
5	PONTO DE FORÇA: 94W/220V/1F/60Hz	01
6	GRELHA MODELO AR-RG-20X20 COM CAIXA PLENUM	48
7	PONTO DE FORÇA: 670W/220V/1F/60Hz	01
8	PONTO DE DRENO A 0,05m ACIMA DO FORRO FALSO	49
9	GRELHA MODELO AR-1225x525mm	01

LEGENDA:

CREA PROJETO

CREA CONSTRUÇÃO

CAGECE

COELCE

SEMACE

BOMBEIROS


ISS - P

ISS - C

PREFEITURA

NOTAS

01. Todas as medidas deste documento estão em metro.
02. Para chamadas de cortes e detalhes seguir o padrão:
Indica o número da prancha onde está o desenho acima
Indica o número da prancha onde está o desenho abaixo
Indica o número da prancha onde está o desenho acima
03. Conferir escalas indicadas no desenho
04. Em caso de dúvida, entrar em contato com o(s) arquiteto(s) responsável(is)
05. As coordenadas, caso existentes, são extraídas do levantamento topográfico.
06. Conferir medidas in loco para execução de esquadrias, vidros e bancadas.
07. O escritório não se responsabiliza por alterações de projeto ou soluções executadas sem conhecimento dos arquitetos responsáveis.

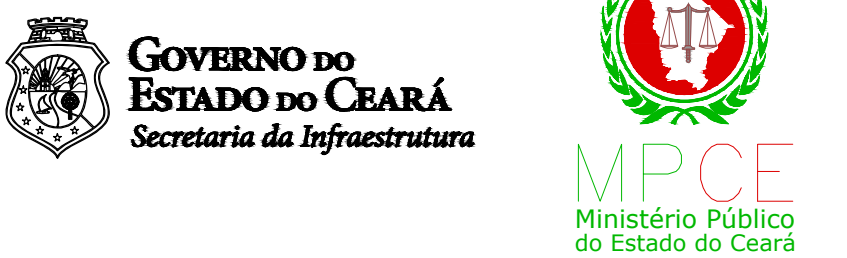

PROJETO	PROJETO AR CONDICIONADO	
SETOR	GERAL	
FASE	FASE DO PROJETO	ÁREA CONSTRUÍDA: 7.843,99m²
TÍTULO	PLANTA BAIXA PAVTO. SUPERIOR DIREITO	ESCALA: 1:75
PROJETISTA(S)	ADERBAL COSTA ARAUJO ENG. MECÂNICO RN: 060759753-4	NÚMERO: 03
DATA	JULHO 2019	NOME ARQUIVO: PE-MPCE-CLIM-03-25-R04.DWG

PLANTA BAIXA PAVTO SUPERIOR DIREITO