
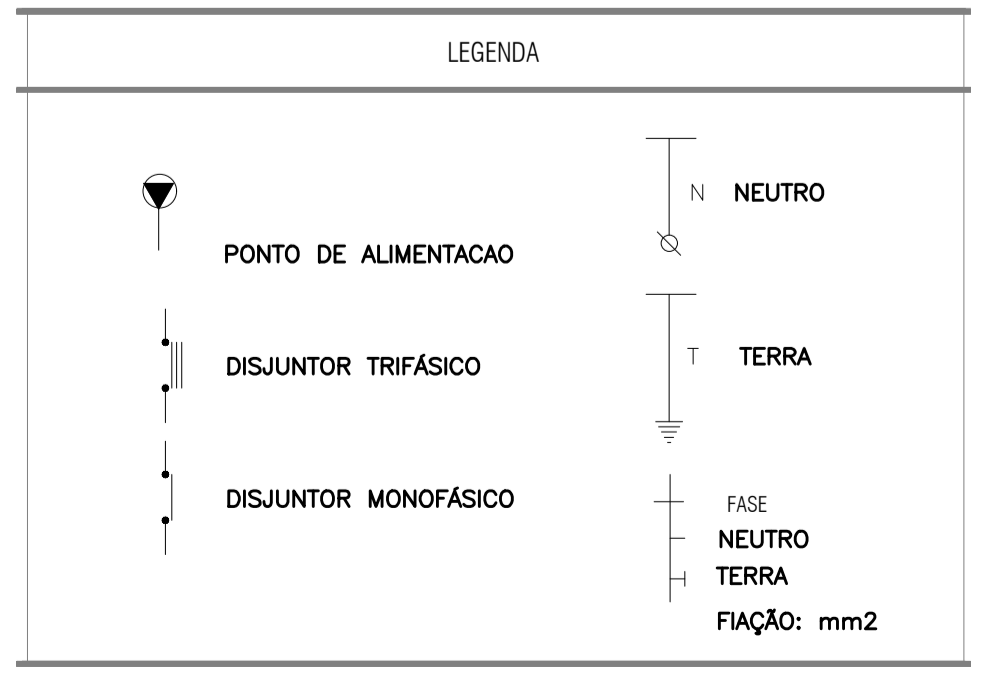


ESQUEMAS UNIFILARES QFACS

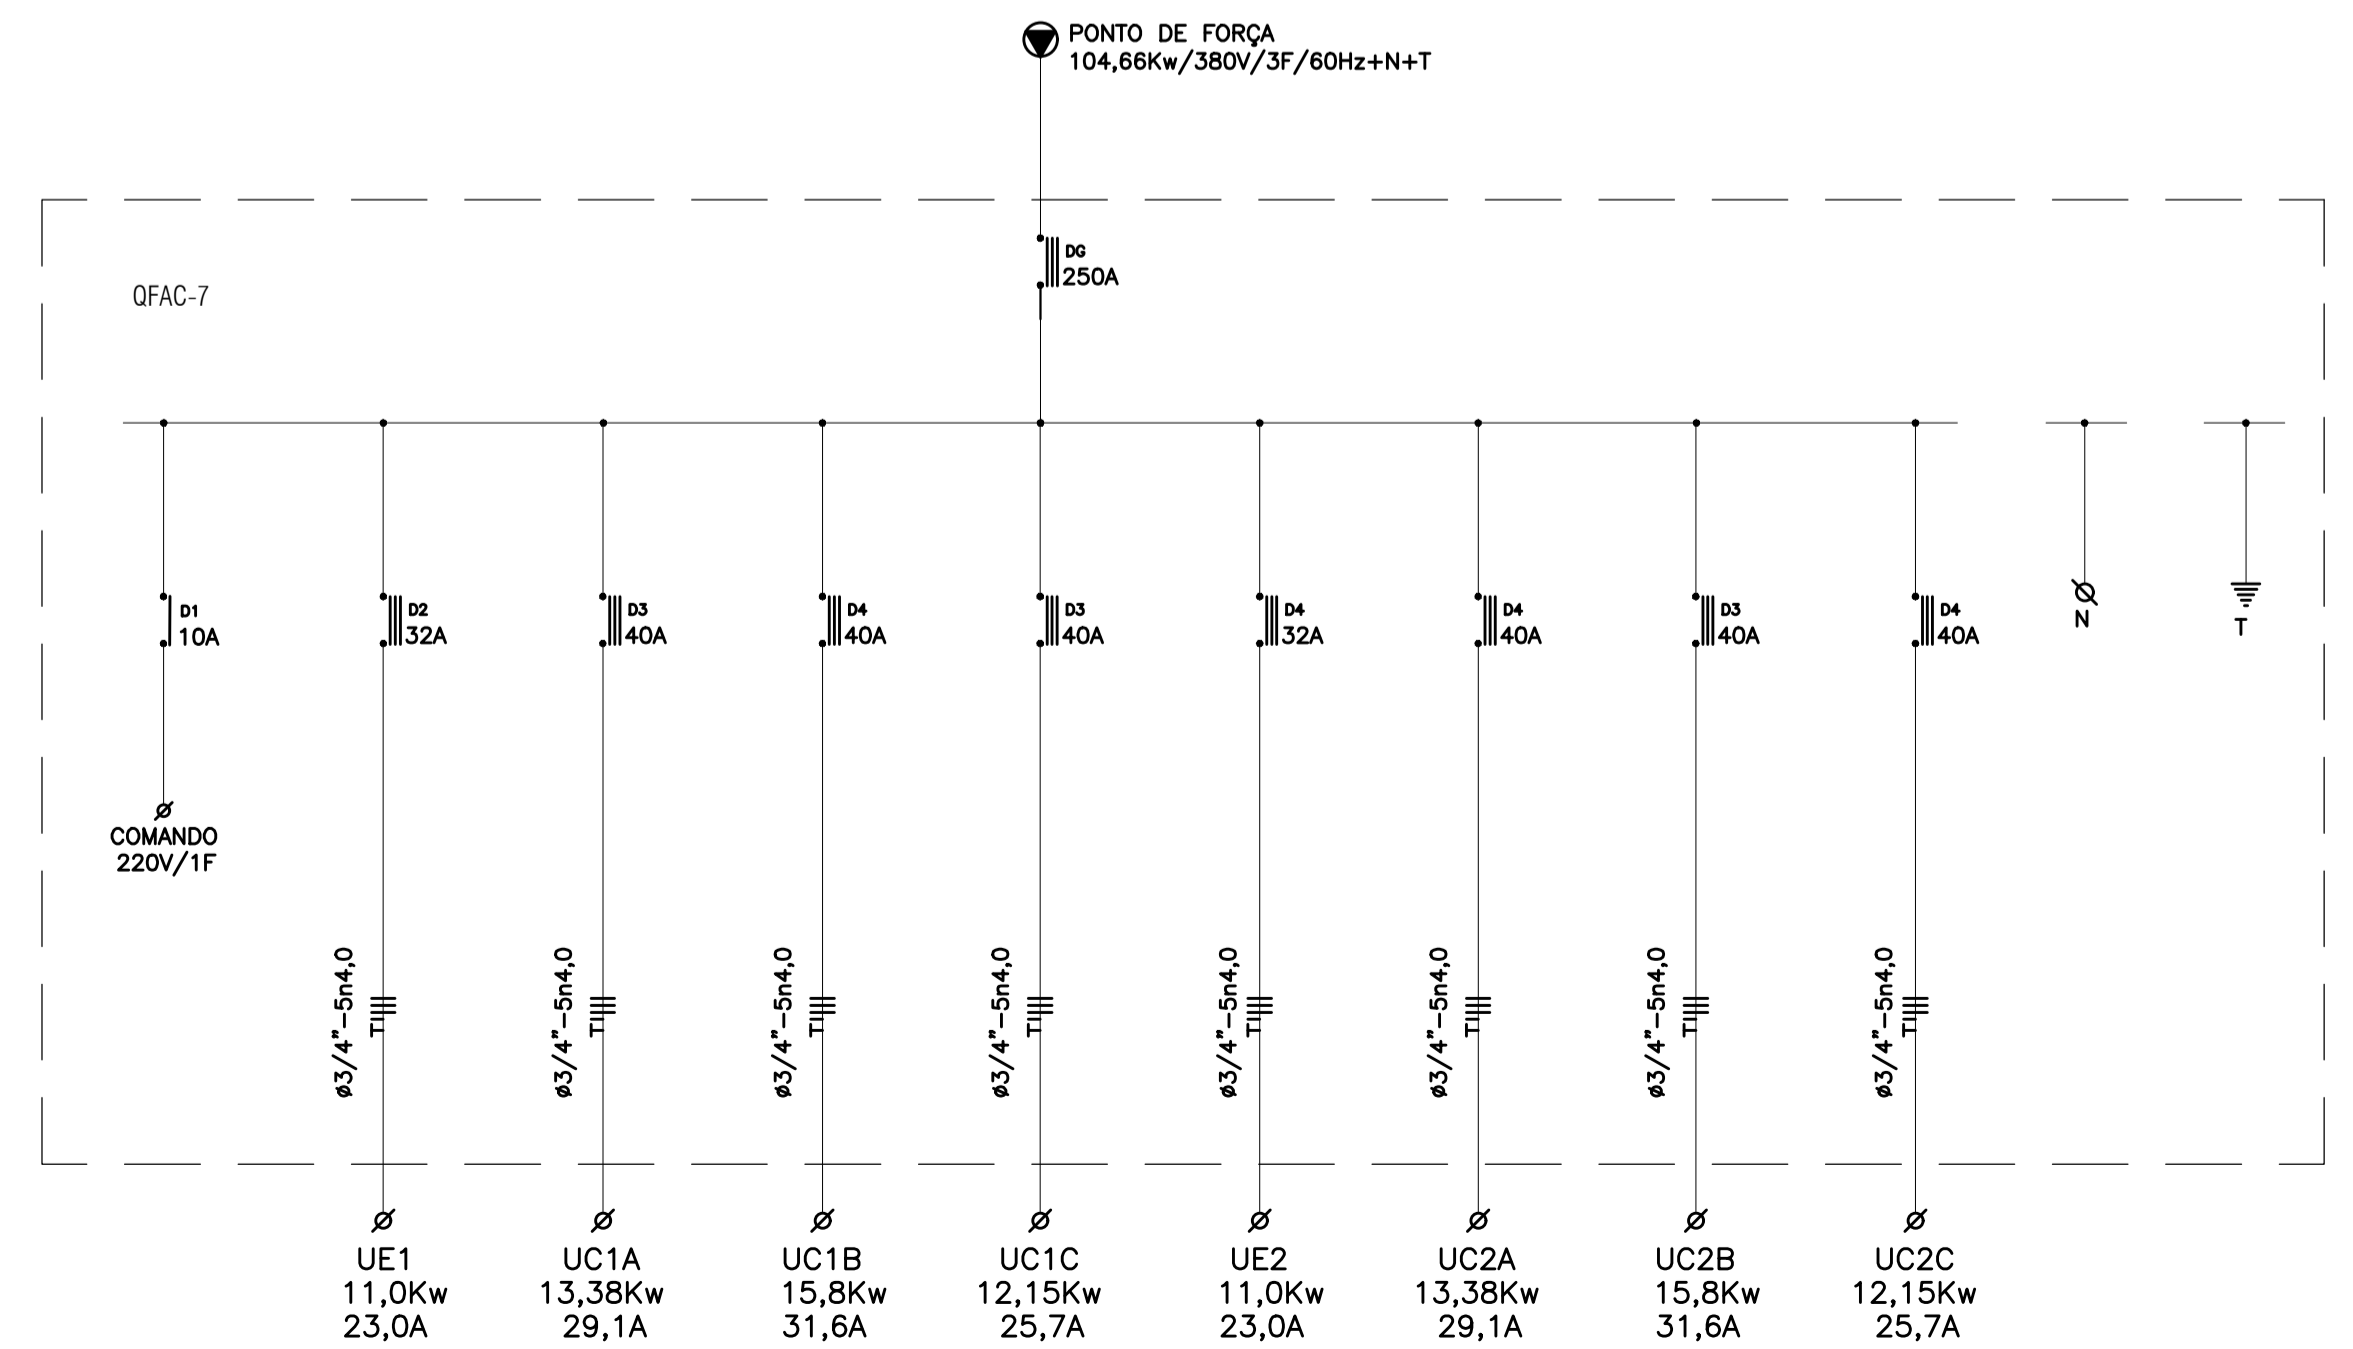

LEGENDA:

CREA PROJETO	CREA CONSTRUÇÃO
CAGECE	COELCE
SEMACE	BOMBEIROS
ISS - P	ISS - C
PROPRIETÁRIO	PREFEITURA
PROJETA	
CALCULO	
CONSTRUÇÃO	

NOTAS

- Todas as medidas deste documento estão em metro.
- Para chamadas de cortes e detalhamentos seguir o padrão:
- Conferir escalas indicadas no desenho.
- Em caso de dúvida, entrar em contato com o(s) arquiteto(s) responsável(is).
- As coordenadas, caso existentes, são extraídas do levantamento topográfico.
- Conferir medidas in loco para execução de esquadrias, vidros e bancadas.
- O escritório não se responsabiliza por alterações de projeto ou soluções executadas sem conhecimento dos arquitetos responsáveis.

REV.	DESCRIÇÃO	DATA

UMPRUM
PROJETOS INTEGRADOS

GOVERNO DO ESTADO DO CEARÁ
Secretaria da Infraestrutura

MPCE
Ministério Público do Estado do Ceará

PROJETO	PROJETO AR CONDICIONADO	
SETOR	GERAL	
FASE	PROJETO EXECUTIVO	ÁREA CONSTRUIDA: 7.843,99 m²
TÍTULO	PLANTA QUADROS ELETRICOS	ESCALA: 1:75
PROJETISTA(S)	ADERBAL COSTA ARAUJO ENG. MECÂNICO RN: 060759753-4	NÚMERO: 08
DATA	JULHO 2019	NOME ARQUIVO: PE-MPCE-CLIM-08-25-R03